




ILLUMINAZIONE UFFICI PIANO TERRA scala 1:50

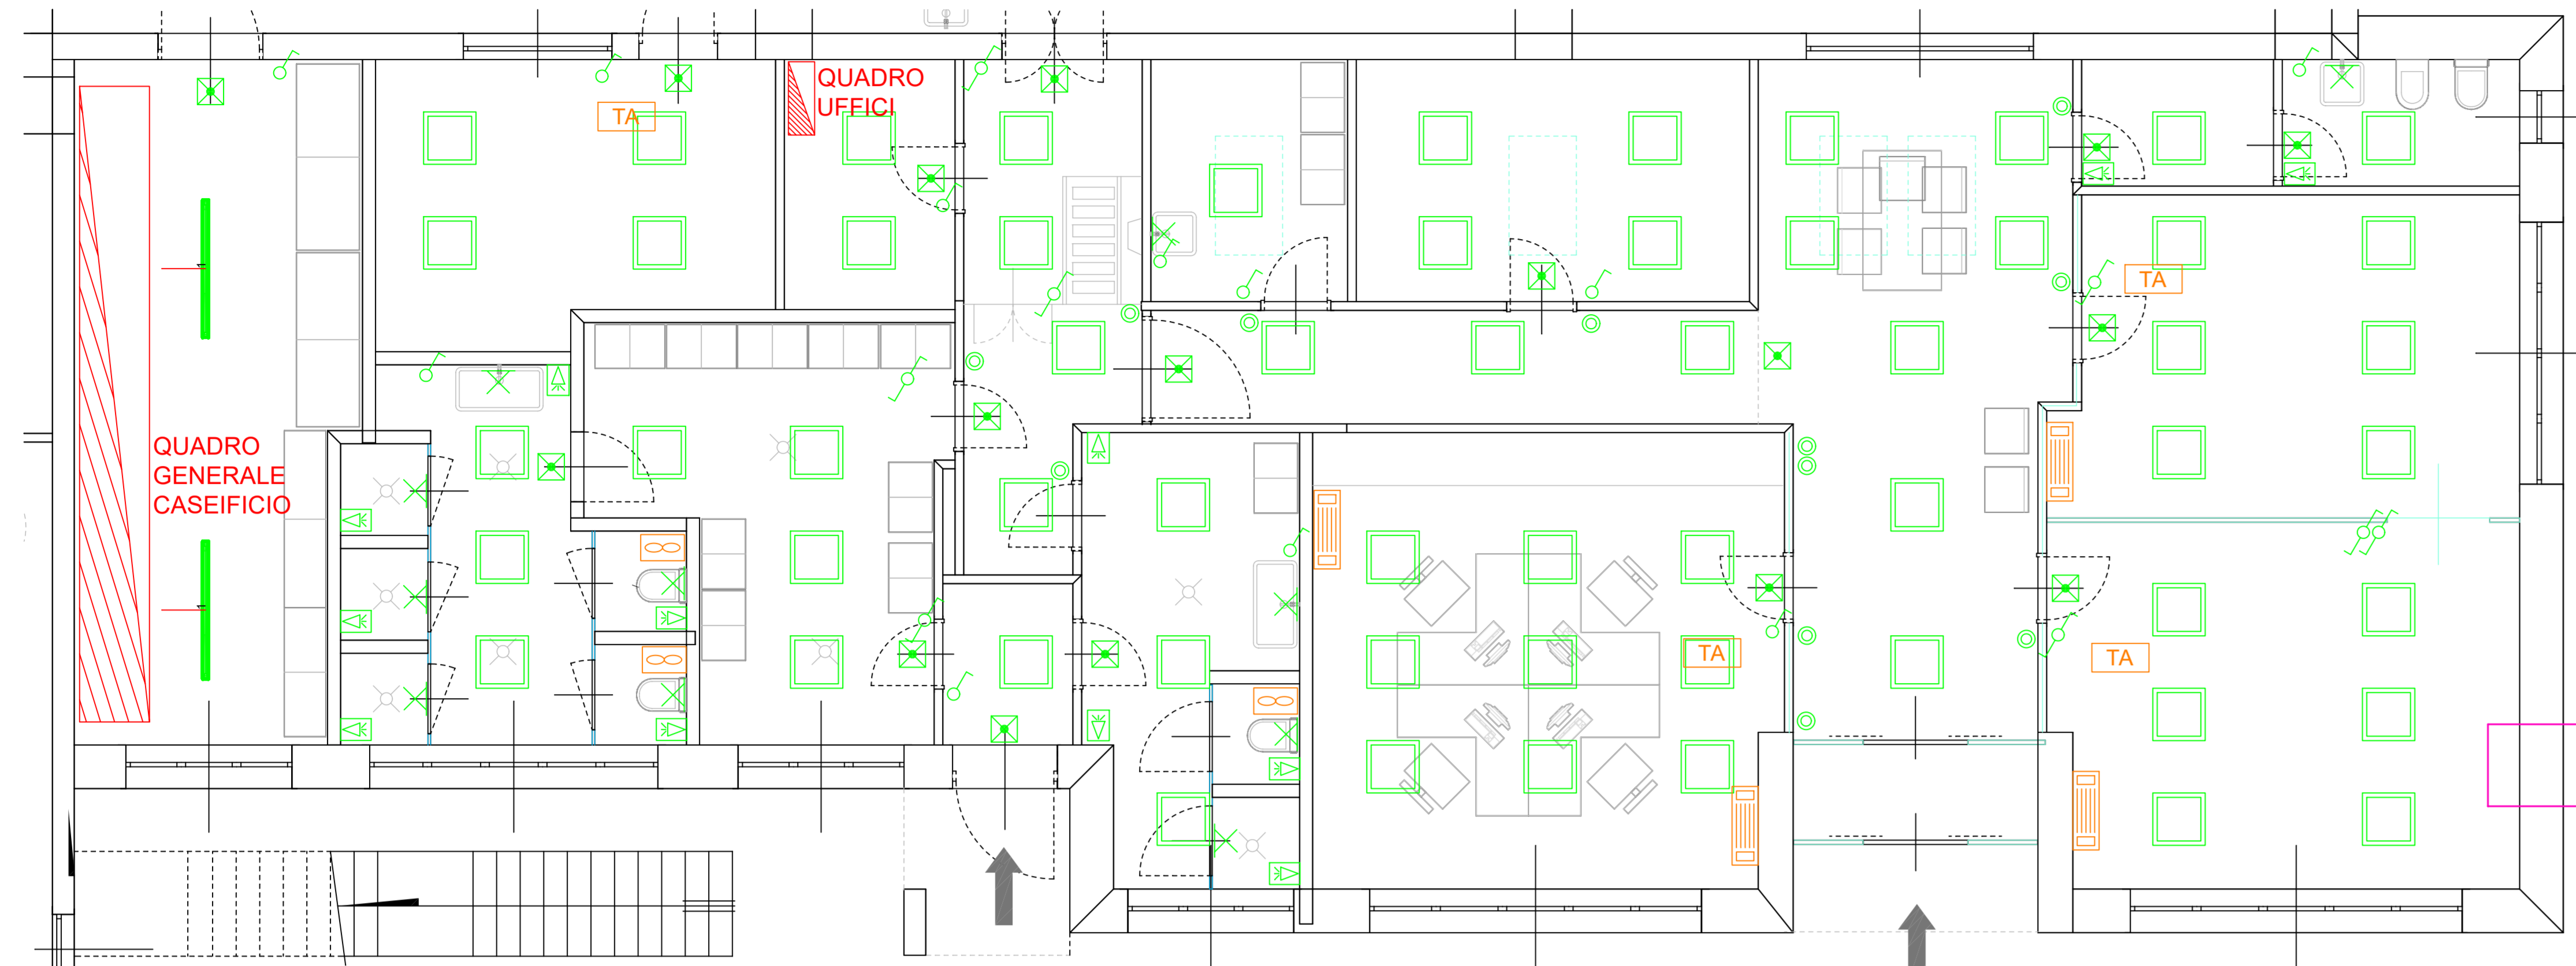

PIANO INTERRATO scala 1:50

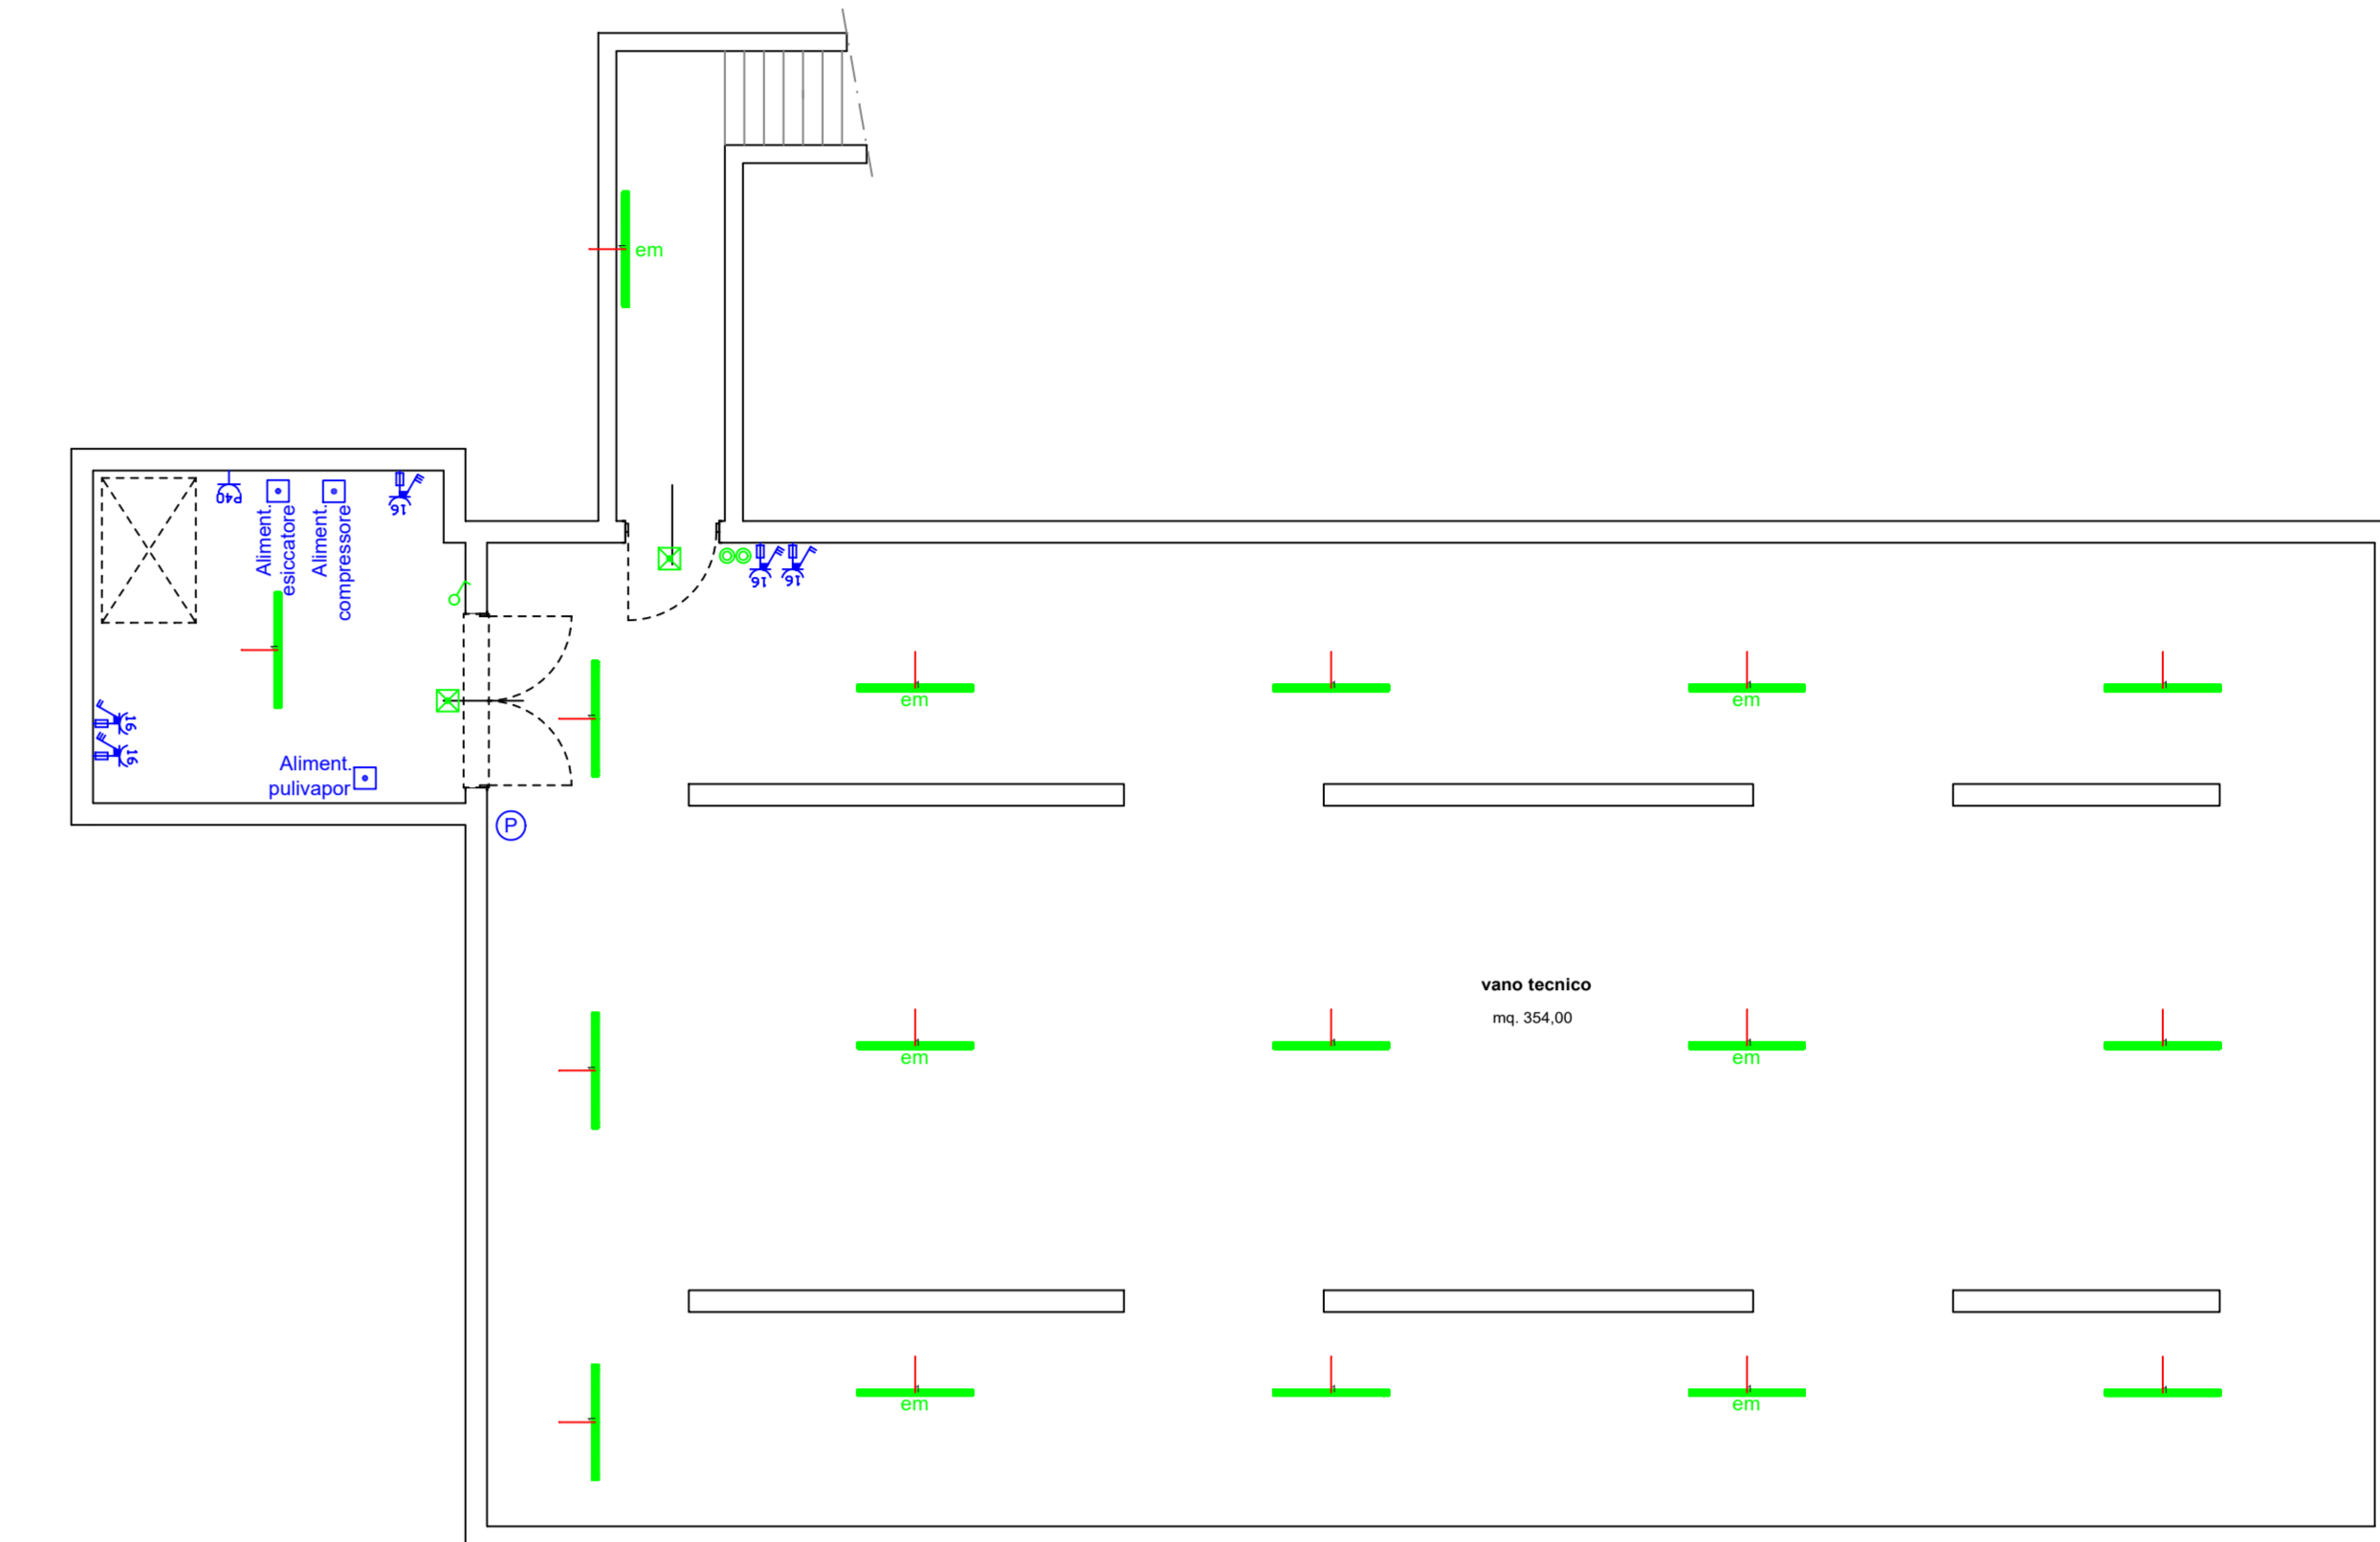

FORZA MOTRICE UFFICI PIANO TERRA scala 1:50

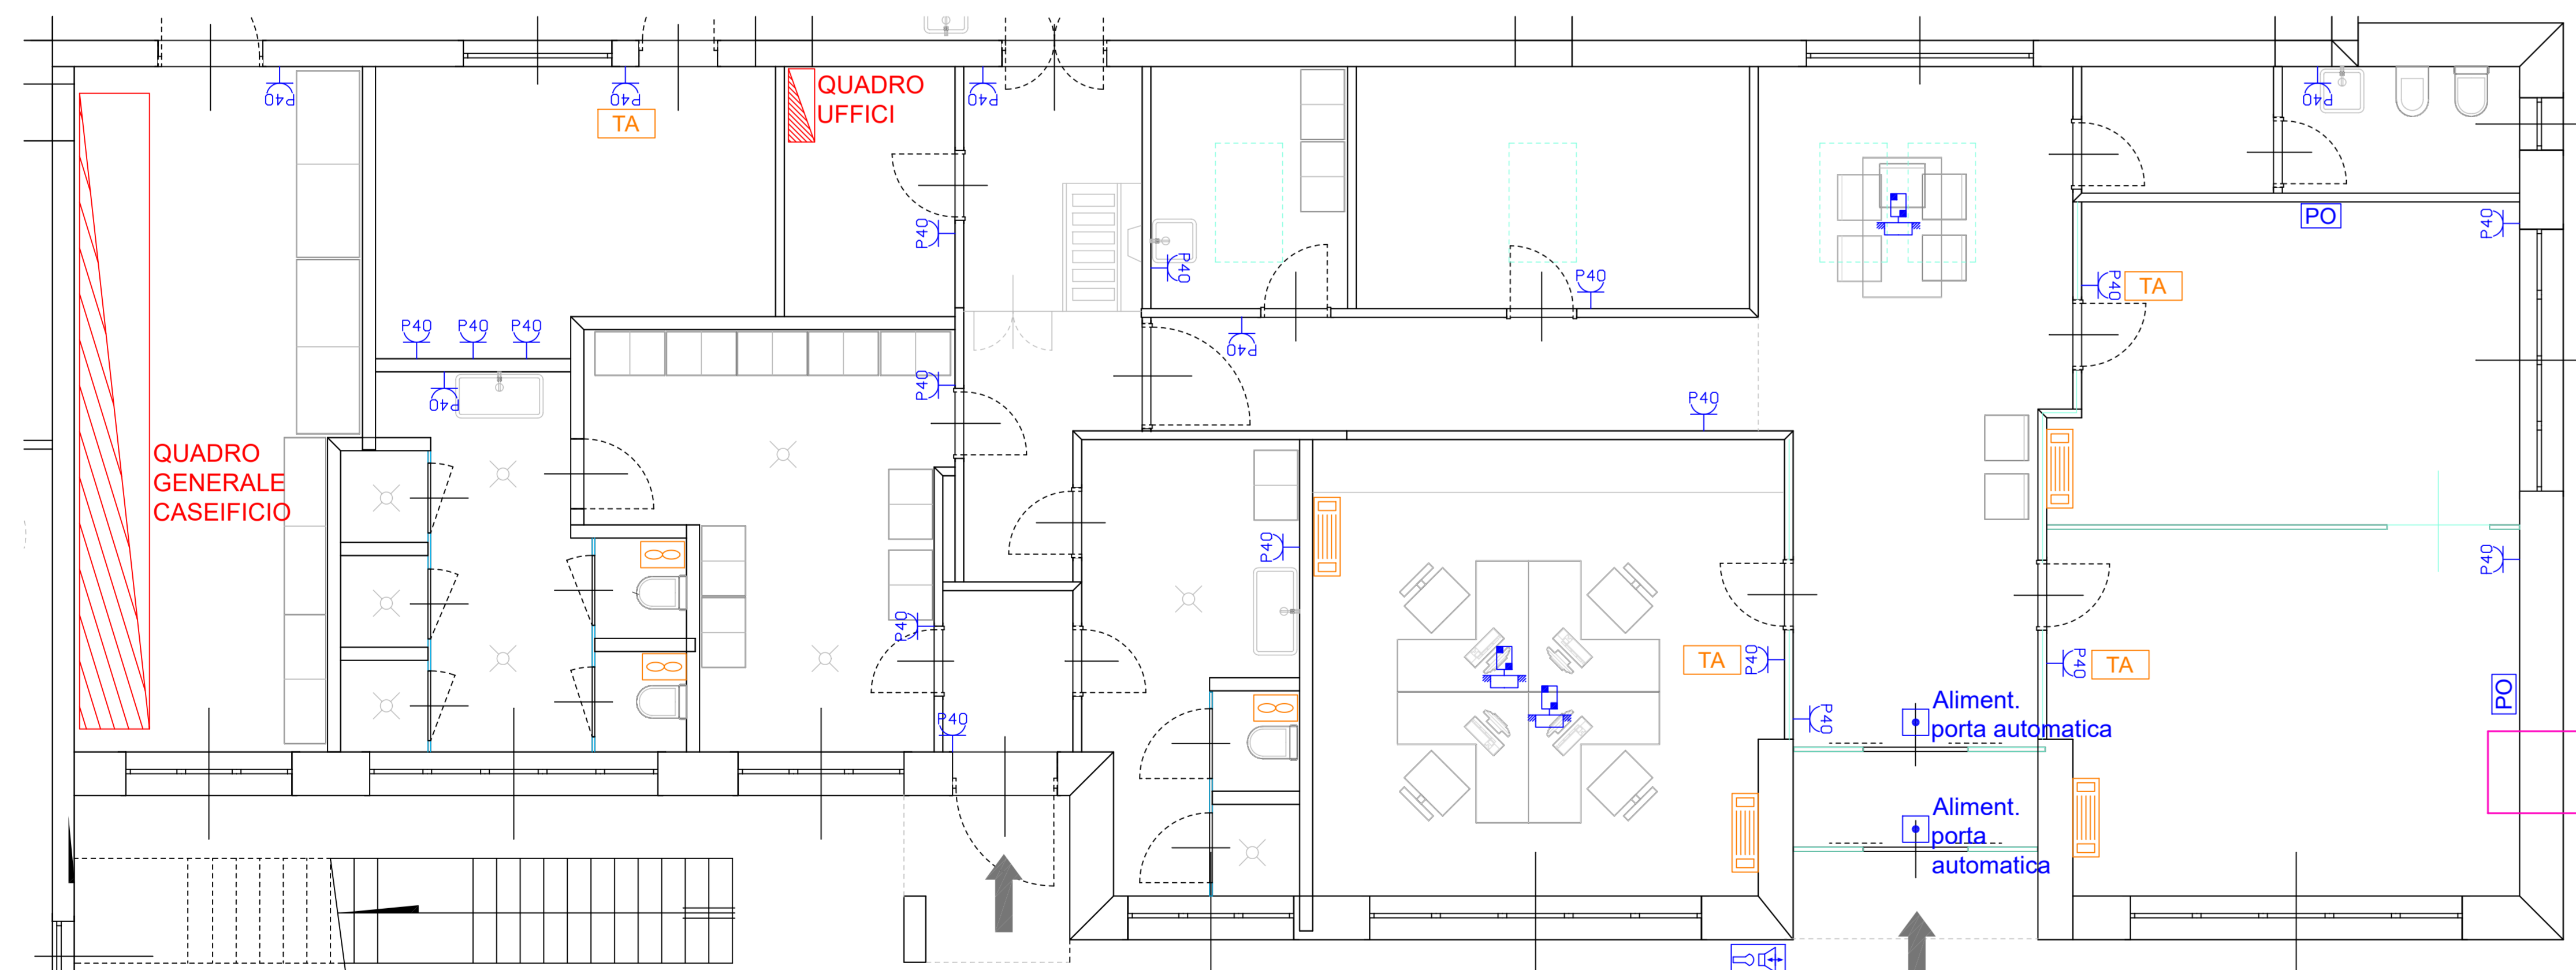

COMMITTENTE <b>CASEIFICIO S. ANTONIO s.r.l.</b> Via Dugali Mattina, 2 - 25018 Montichiari (Bs)	PROGETTISTA Dott. Ing. <b>MICHELE CAMISANI</b> Via Re Desiderio, 6 25024 Leno (Bs) Albo di Bs n. B190
OGGETTO <b>CASEIFICIO: AMPLIAMENTO</b> Via Dugali Mattina, 2 - 25018 Montichiari (Bs)	N. TAVOLA <b>2</b>
DESCRIZIONE <b>PROGETTO IMPIANTO ELETTRICO                  PRELIMINARE (D.M. 37/08)                  UFFICI E PIANO INTERRATO</b>	SCALA 1:50/100 DATA Luglio 2023 RIF. PROGETTO 91-22
A termini di legge si riservano la proprietà di questo disegno con il divieto di riprodurlo o renderlo noto a terzi senza autorizzazione.	