




ILLUMINAZIONE UFFICI PIANO TERRA scala 1:50

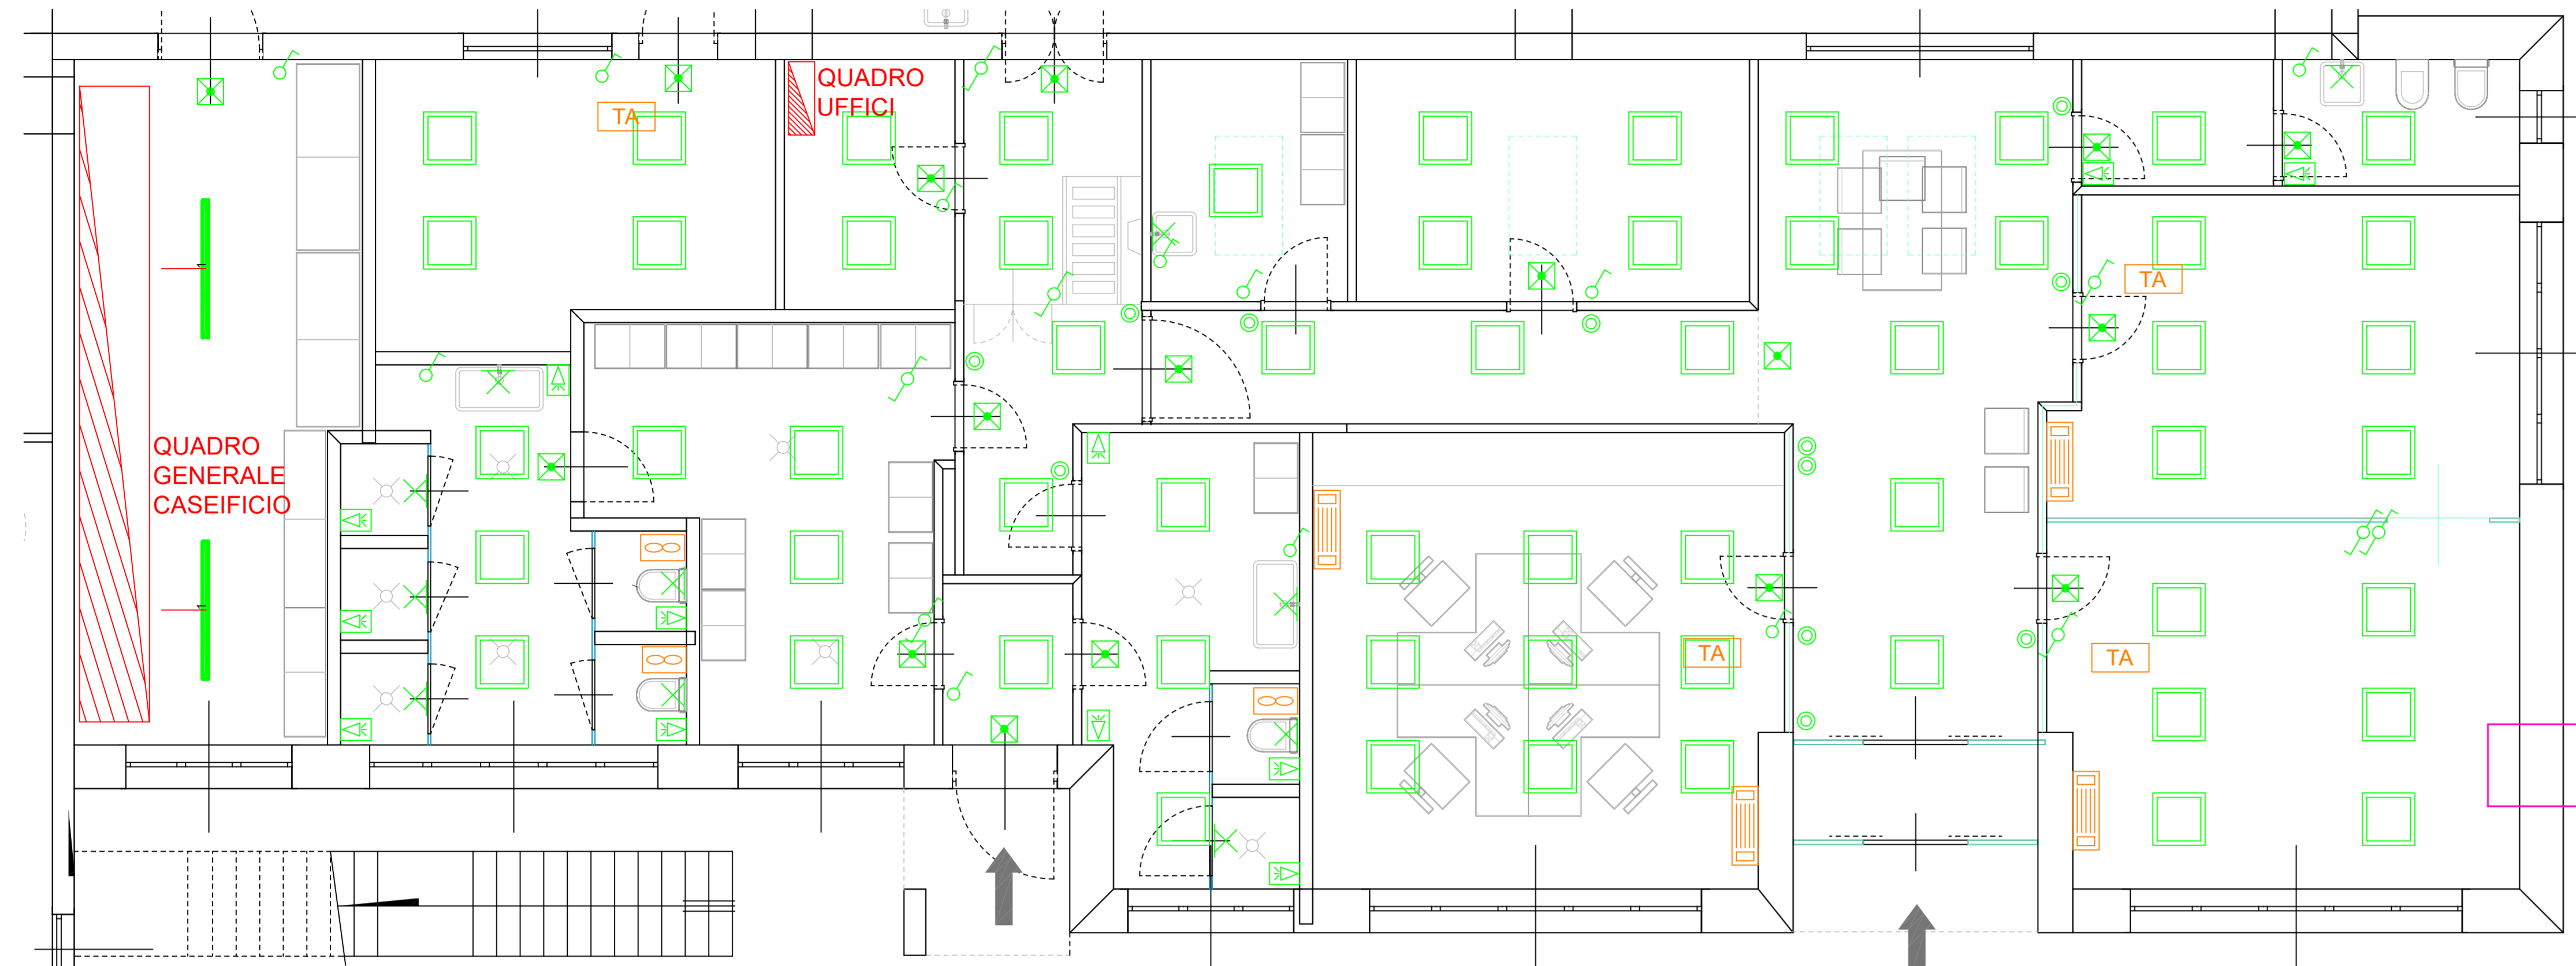

PIANO INTERRATO scala 1:50

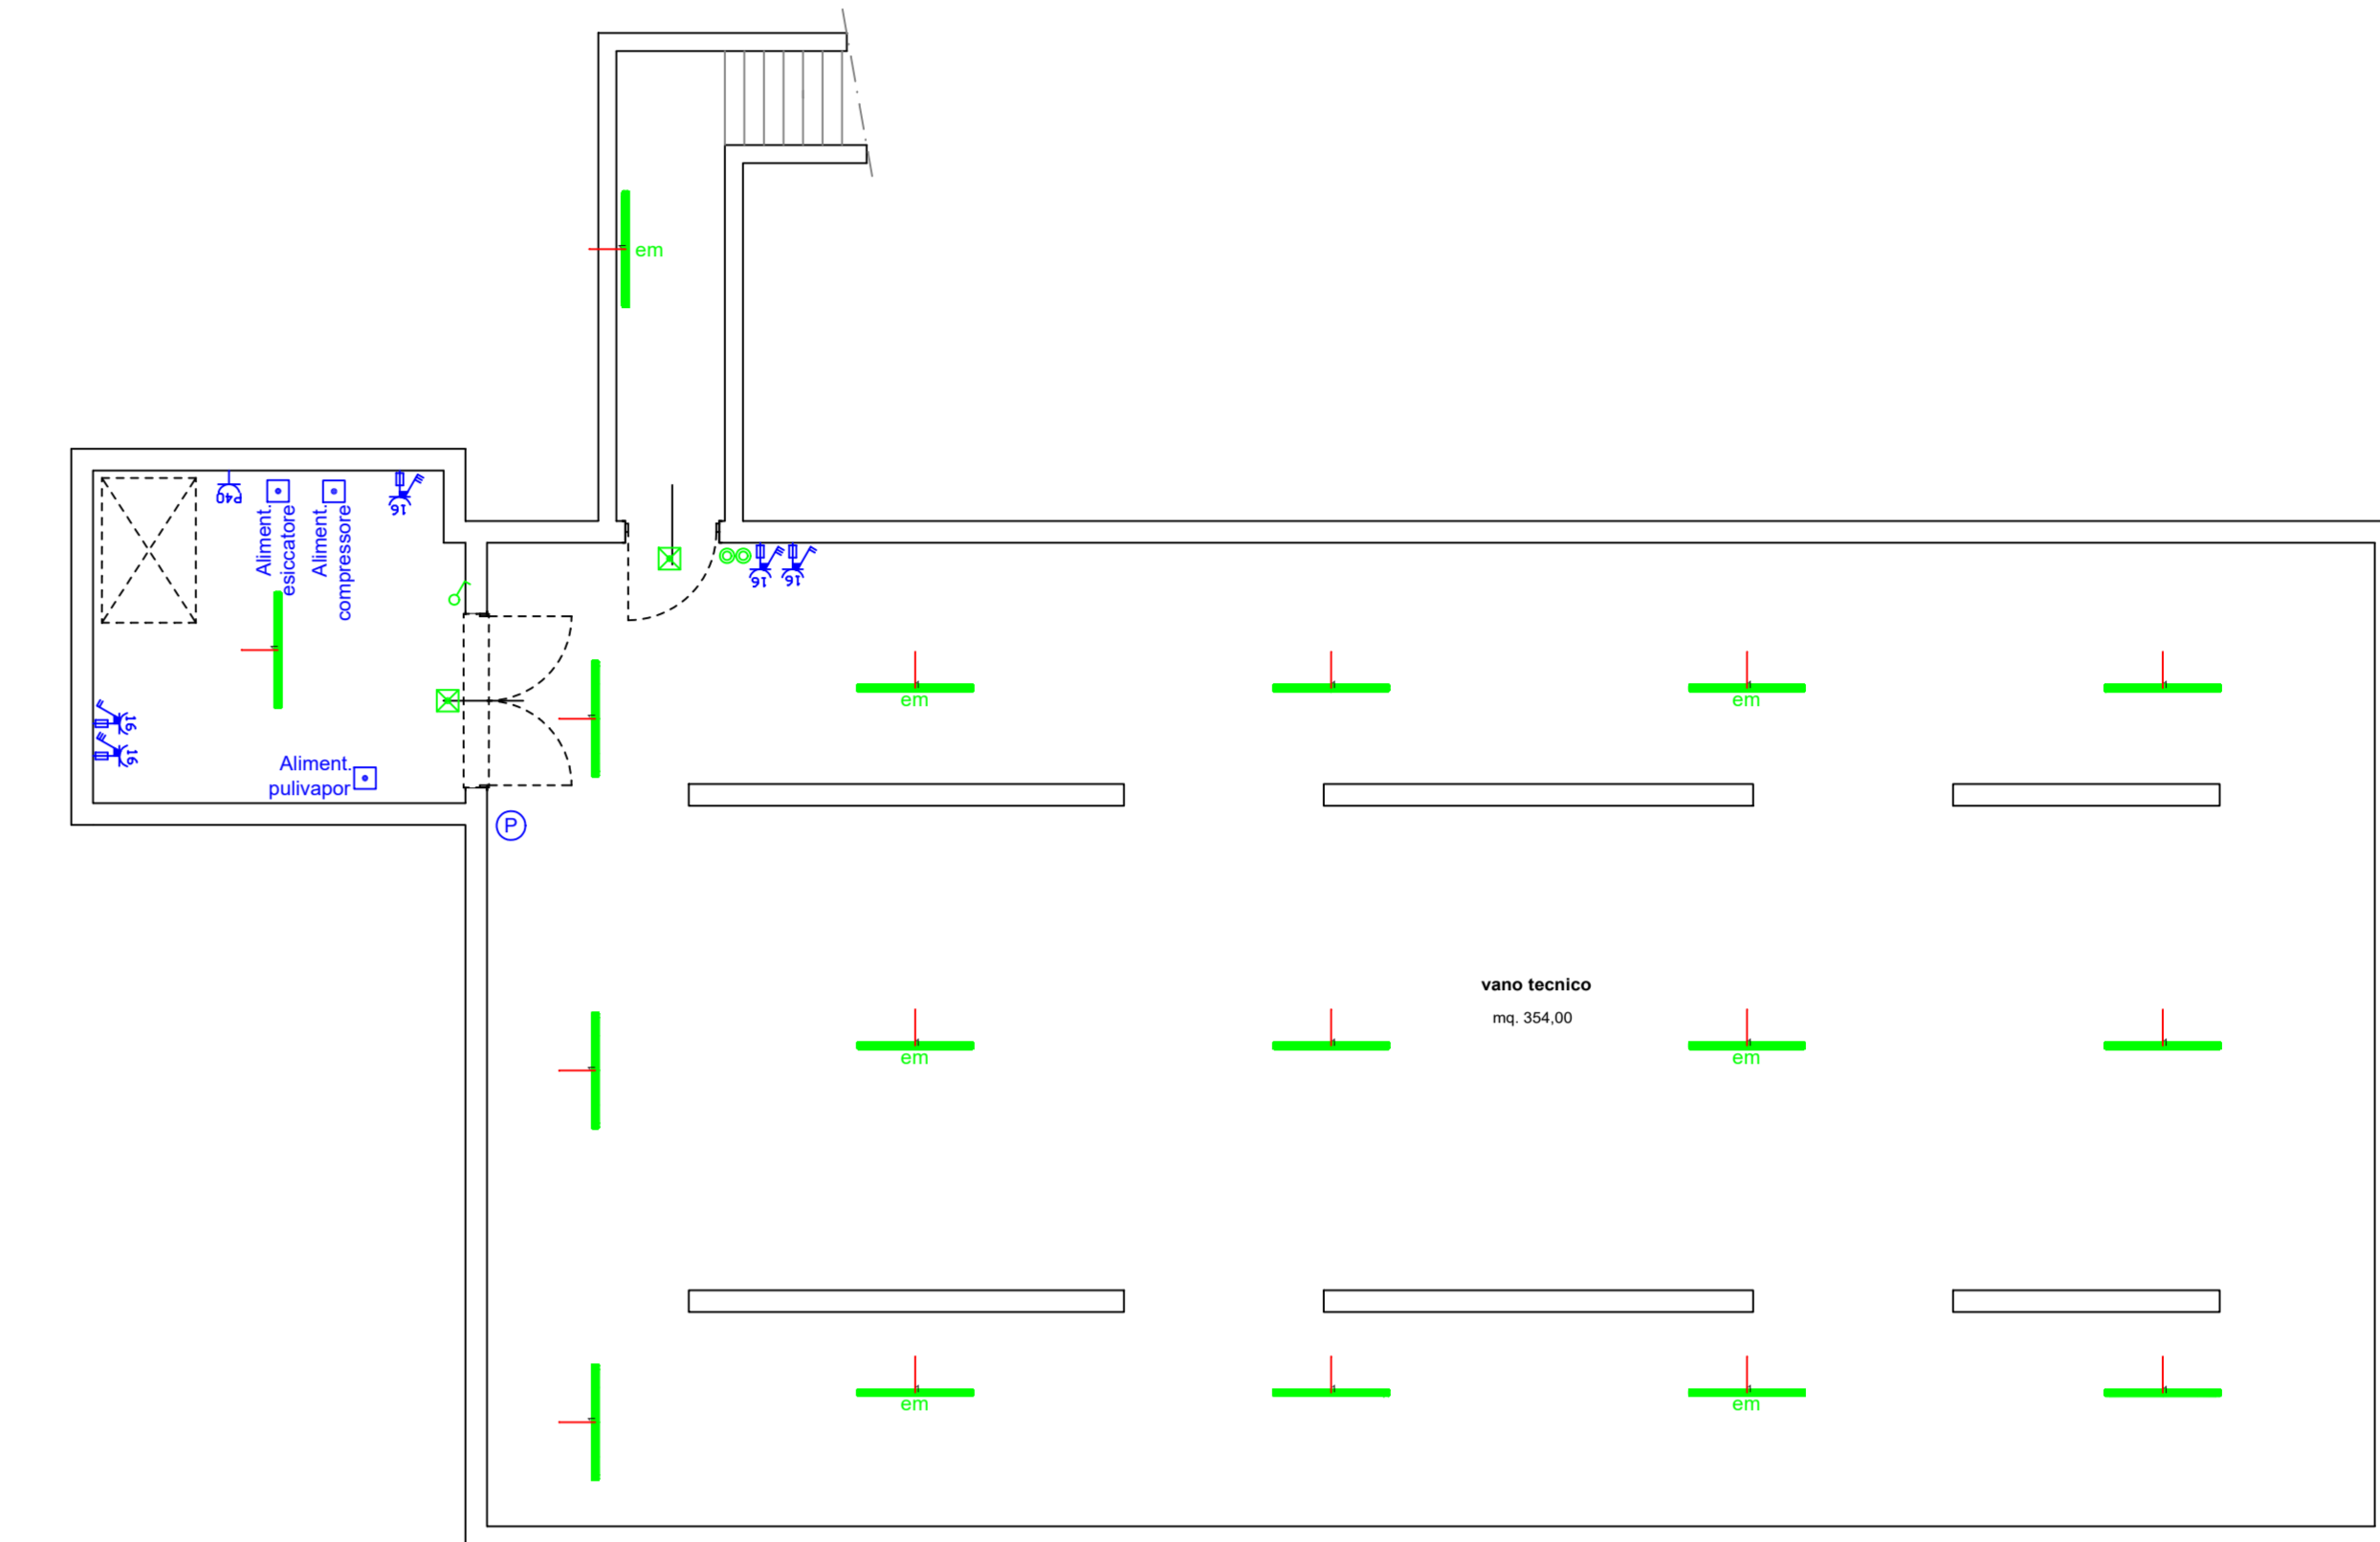

FORZA MOTRICE UFFICI PIANO TERRA scala 1:50

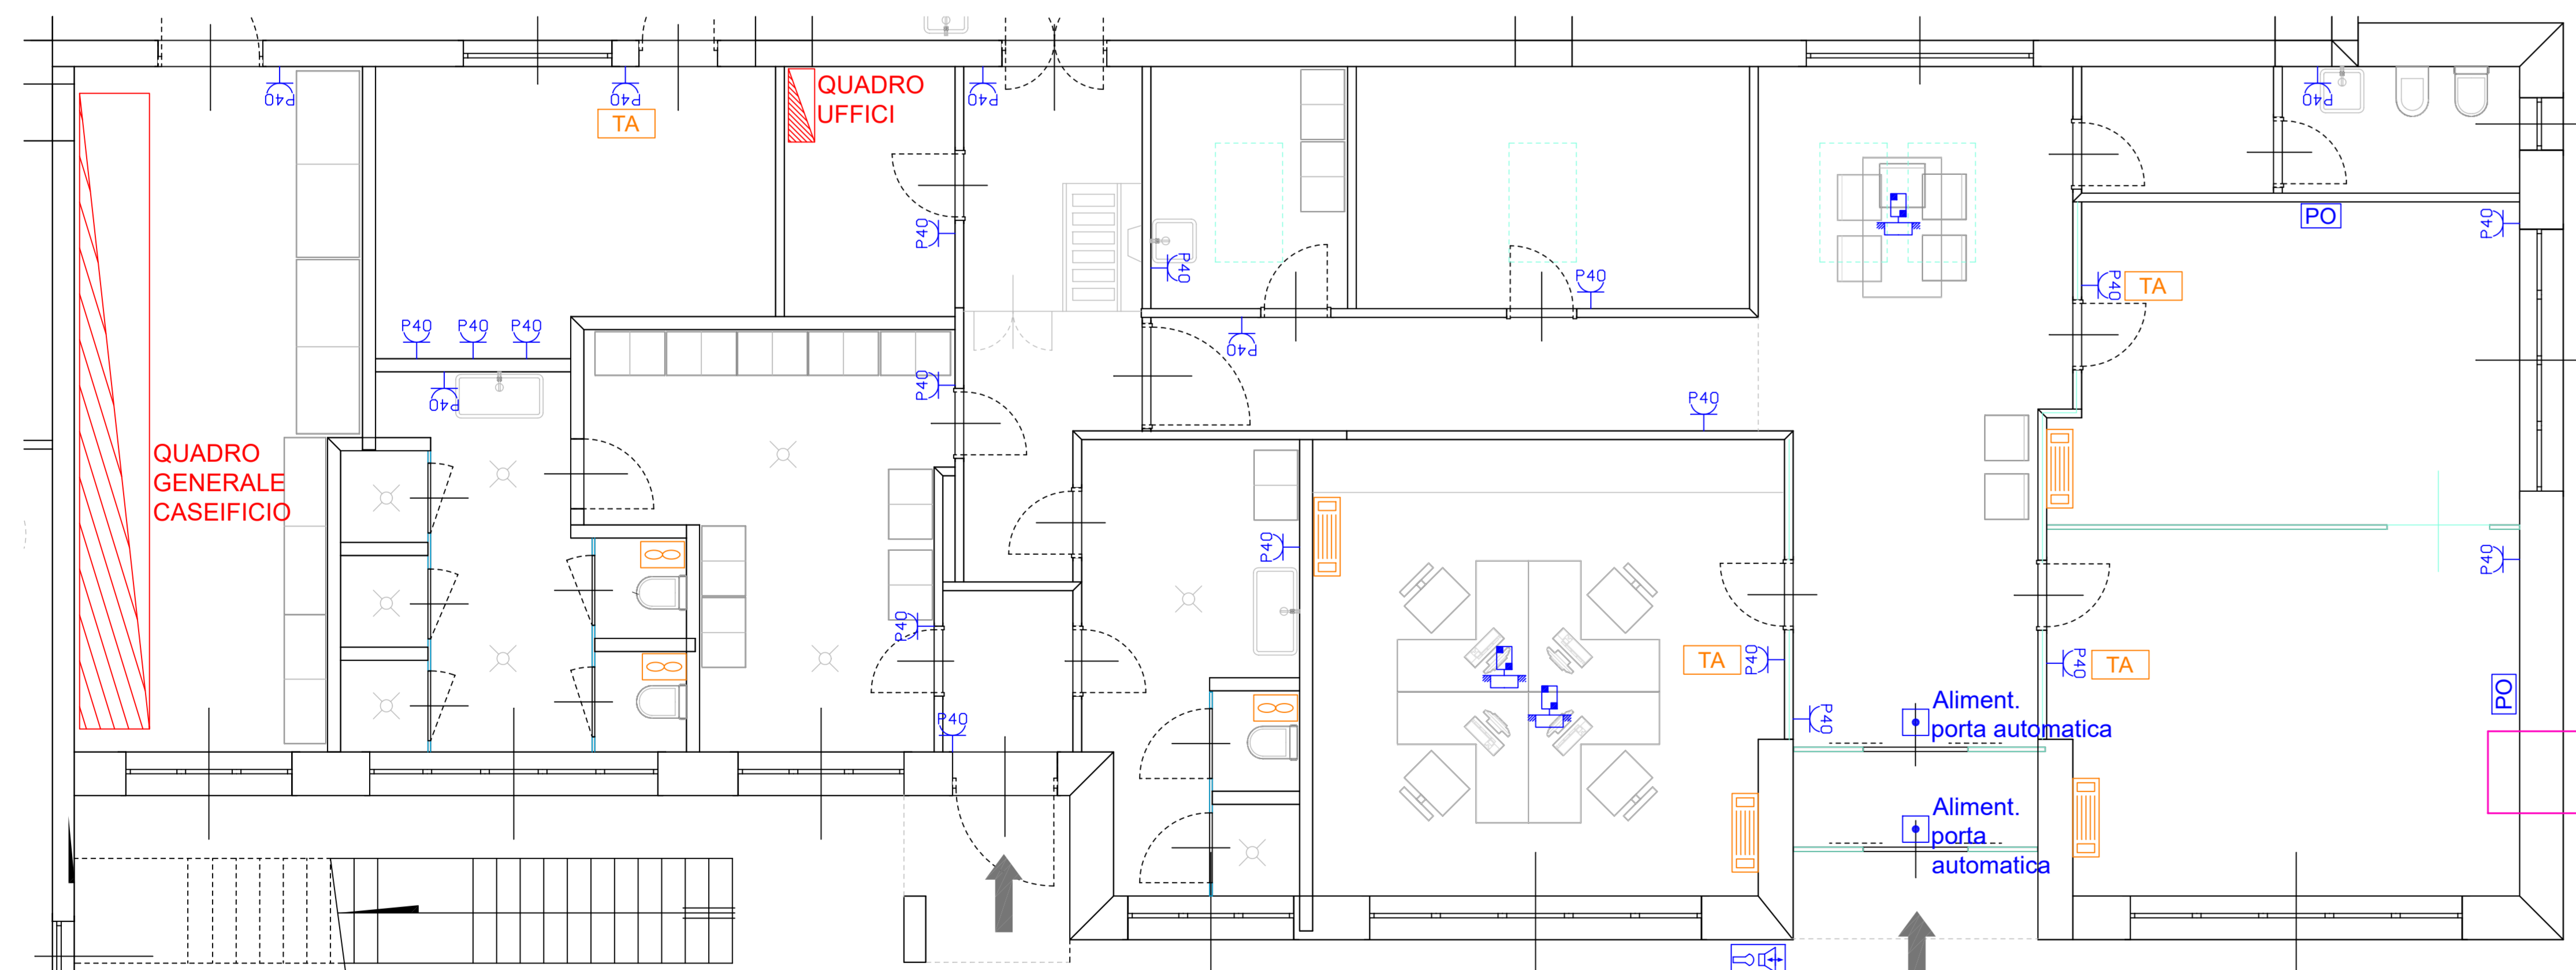

COMMITTENTE CASEIFICIO S. ANTONIO s.r.l. Via Dugali Mattina, 2 - 25018 Montichiari (Bs)	PROGETTISTA Dott. Ing. MICHELE CAMISANI Via Re Desiderio, 6 25024 Leno (Bs) Albo di Bs n. B190
OGGETTO CASEIFICIO: AMPLIAMENTO Via Dugali Mattina, 2 - 25018 Montichiari (Bs)	N. TAVOLA 2
DESCRIZIONE PROGETTO IMPIANTO ELETTRICO PRELIMINARE (D.M. 37/08) UFFICI E PIANO INTERRATO	SCALA 1:50/100 DATA Luglio 2023 RIF. PROGETTO 91-22
A termini di legge si riservano la proprietà di questo disegno con il divieto di riprodurlo o renderlo noto a terzi senza autorizzazione.	